


**PALAZZO "LECCE"**  
 Pianta Piano Primo  
 scala 1/100

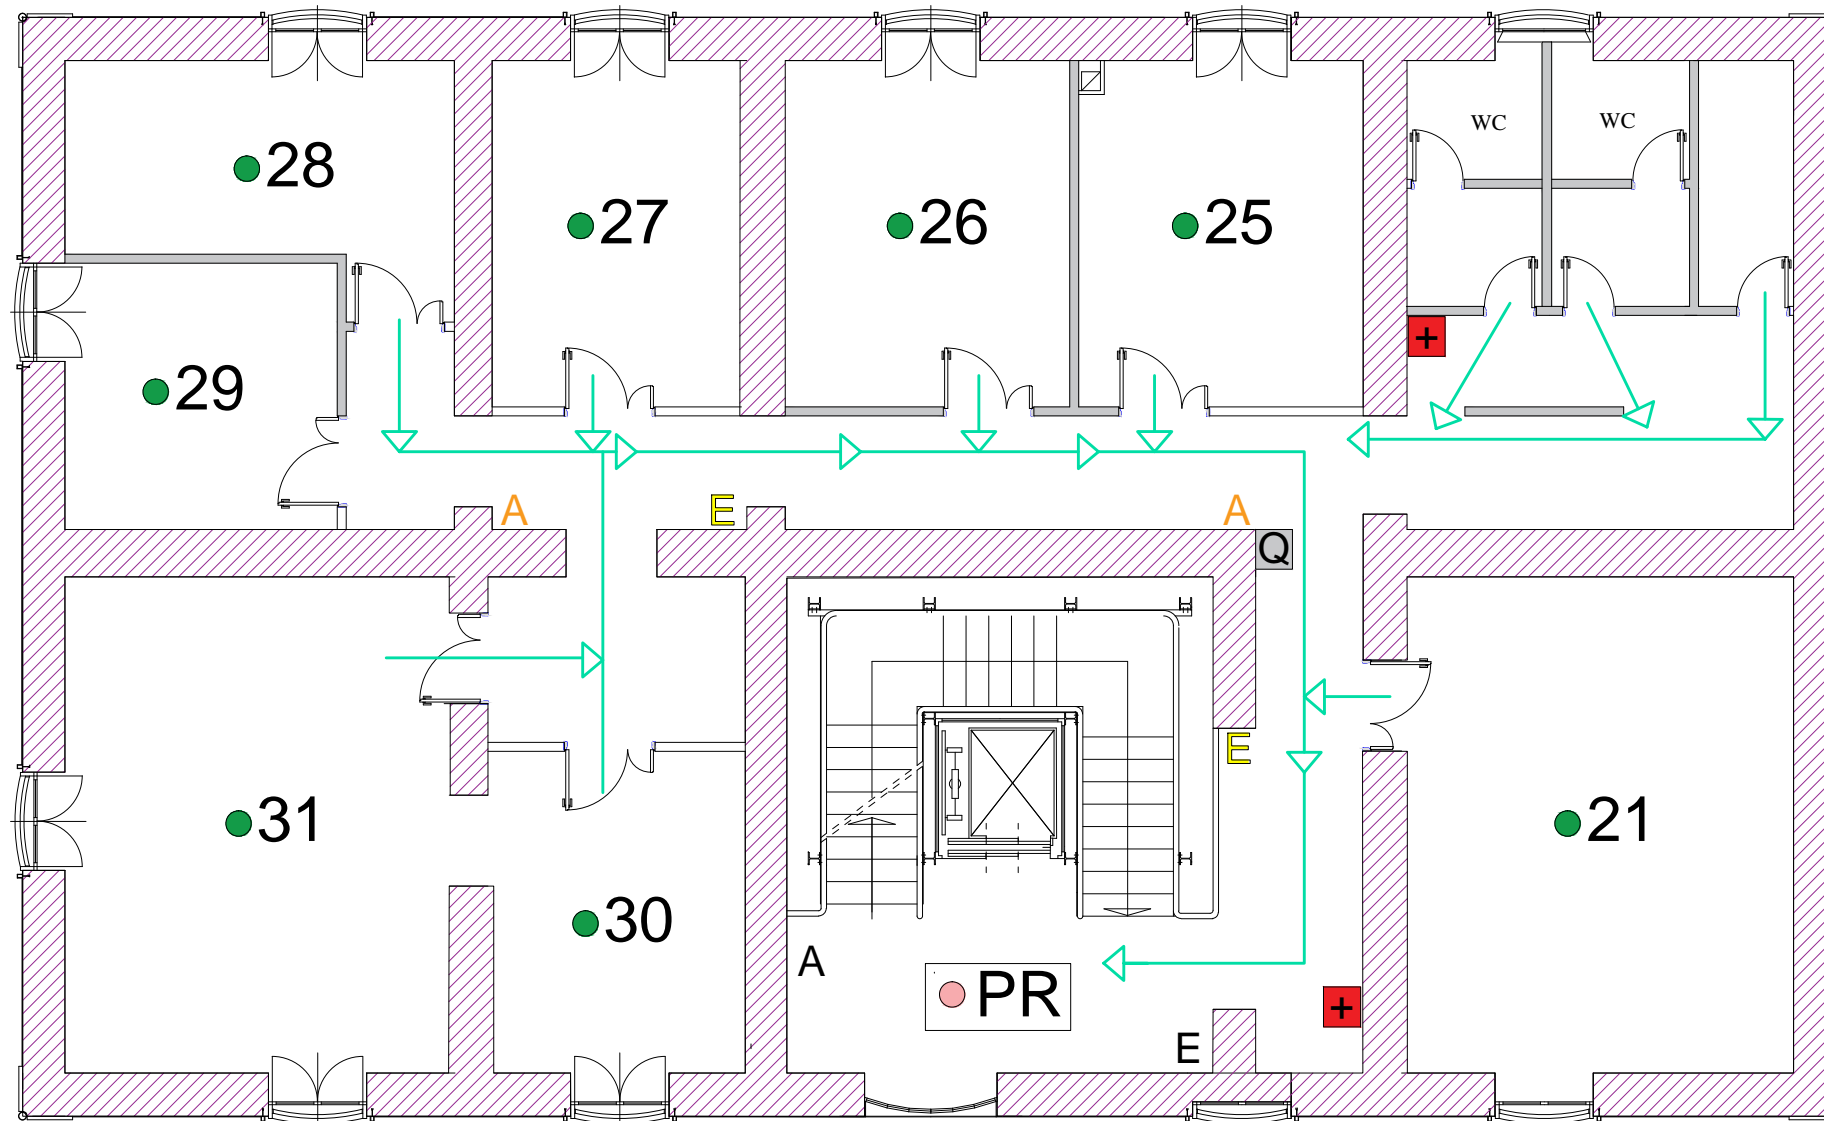

**Via Romualdo Montagna**

**LEGENDA**

- > VIA DI FUGA →
- > A = ALLARME
- > E = ESTINTORE
- > + = CASSETTA PRONTO SOCCORSO
- > Q = QUADRO ELETTRICO PIANO
- > PR = PUNTO DI RACCOLTA