


**PALAZZO "LECCE"**  
 Pianta Piano Secondo  
 scala 1/100

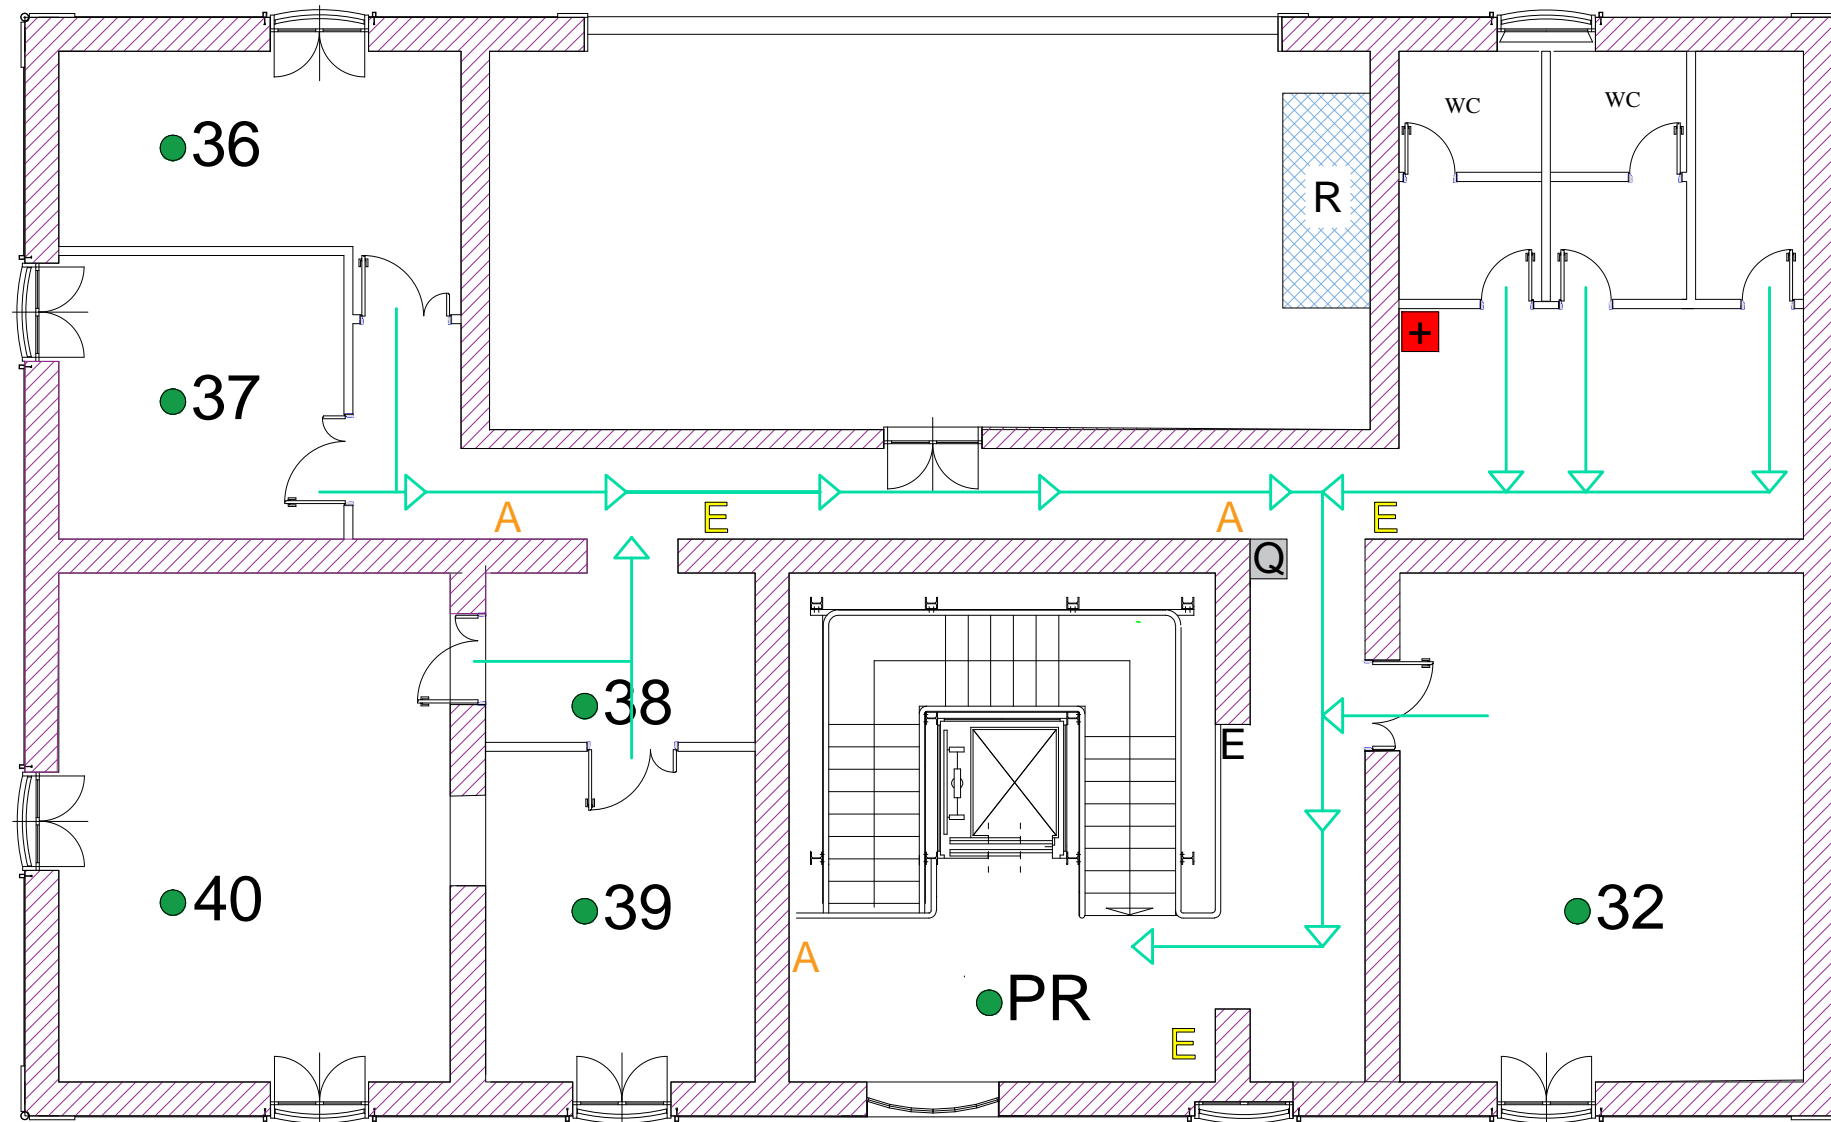

**Via Romualdo Montagna**

**LEGENDA**

- ▶ > VIA DI FUGA →
- ▶ > A = ALLARME
- ▶ > E = ESTINTORE
- ▶ > + = CASSETTA PRONTO SOCCORSO
- ▶ > Q = QUADRO ELETTRICO PIANO
- ▶ > PR = PUNTO DI RACCOLTA
- ▶ > R = IMPIANTO RISCALDAMENTO