


**PALAZZO "LECCE"**  
 Pianta Piano Terra  
 scala 1/100

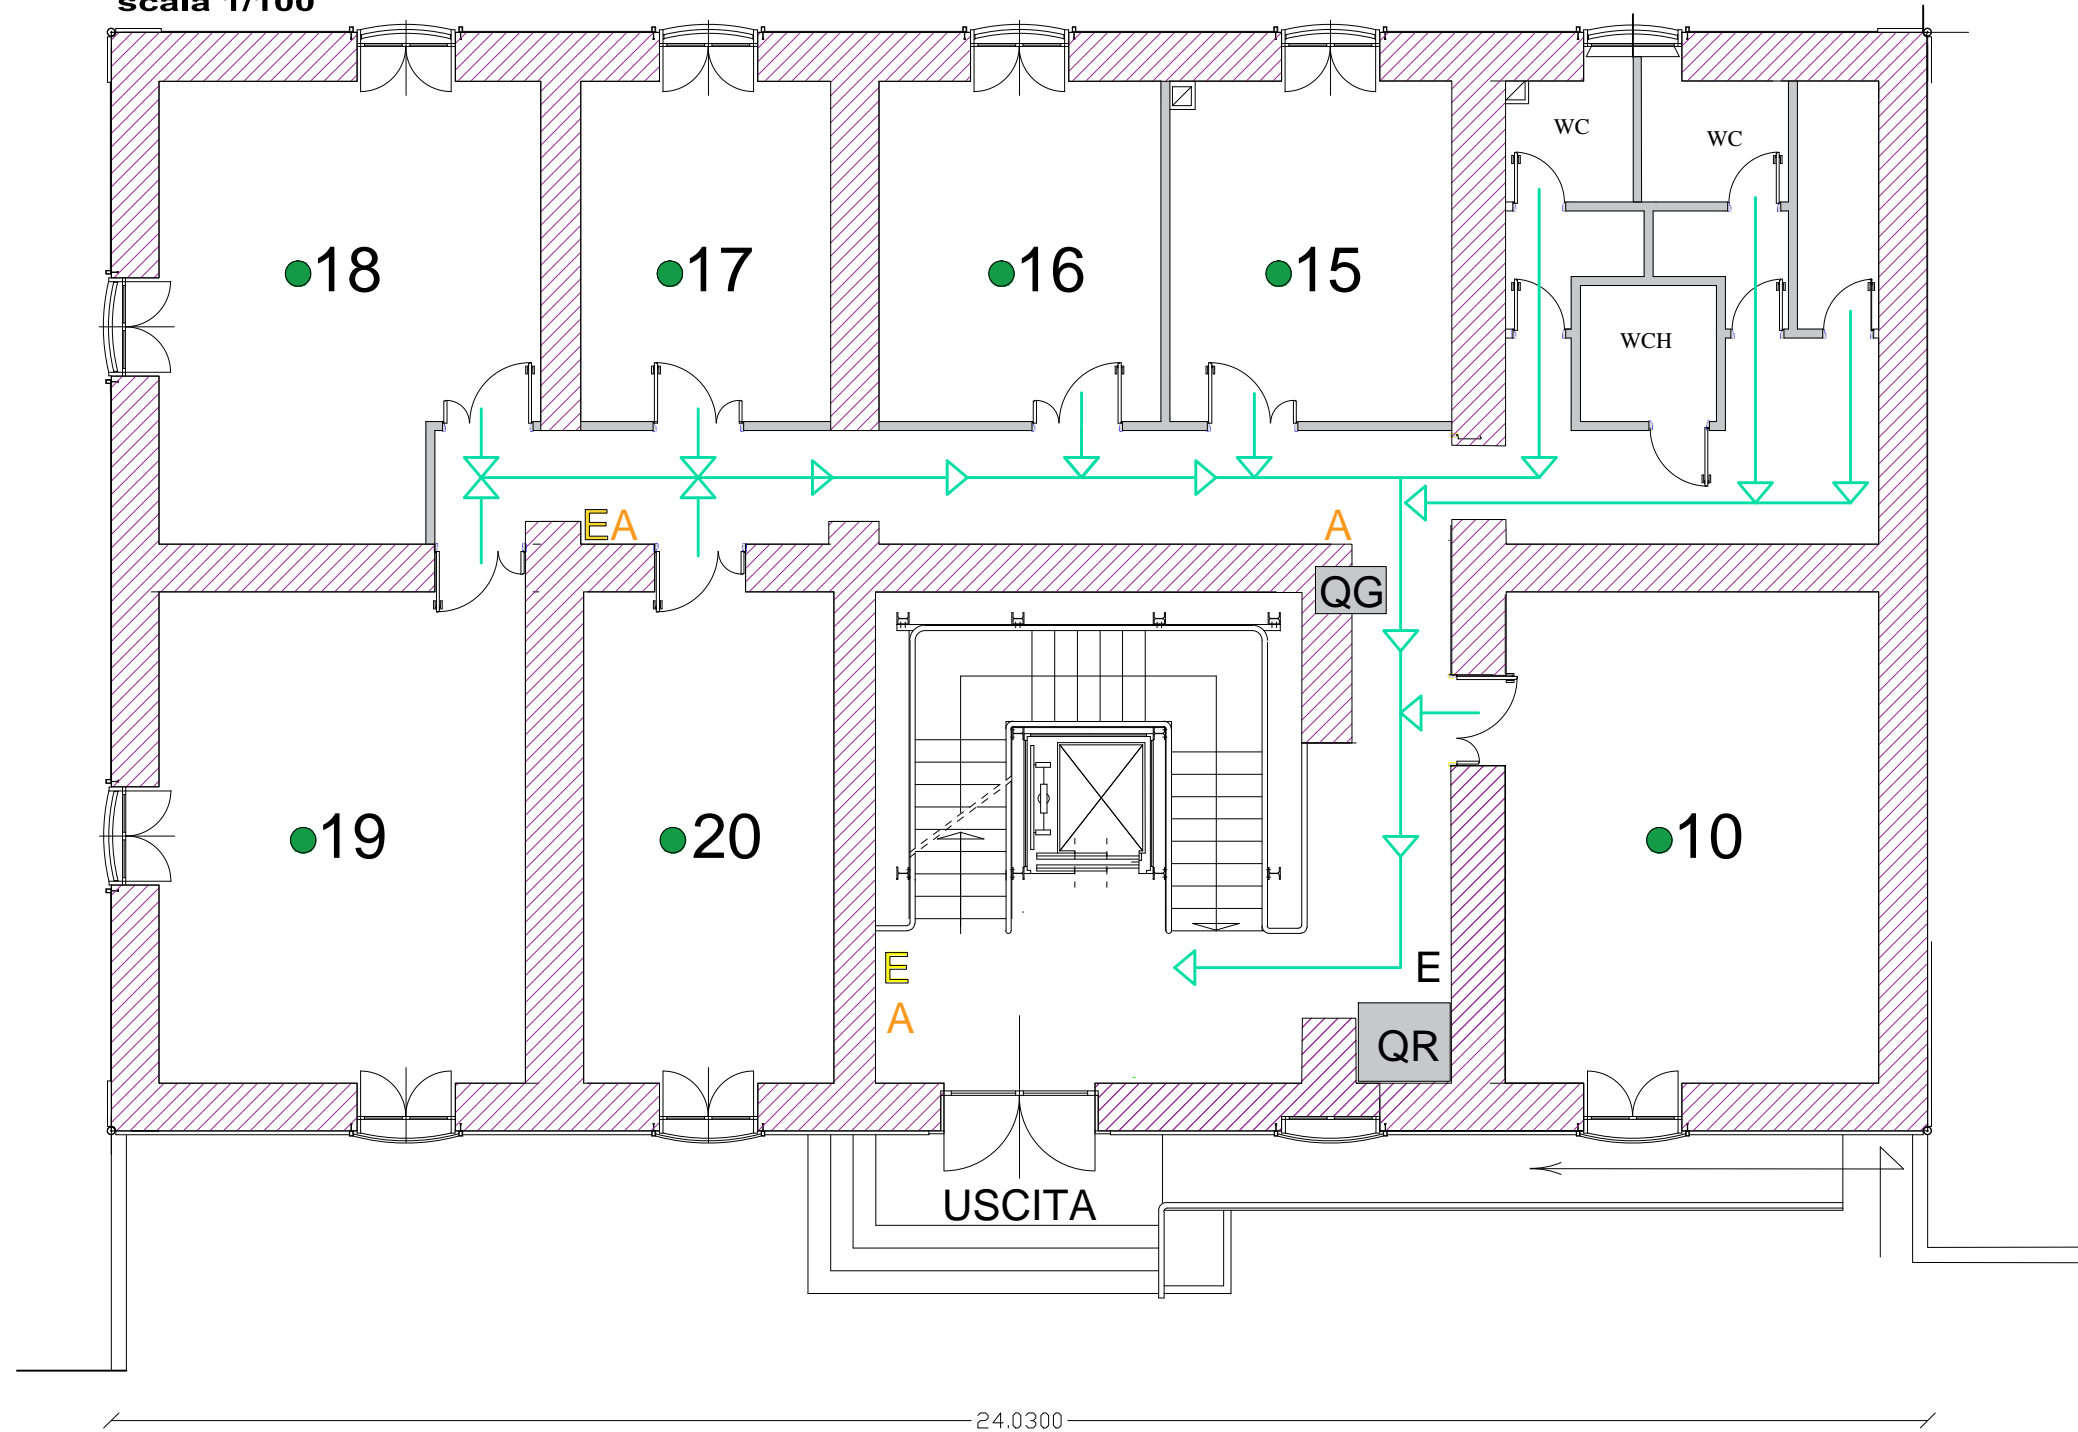

**LEGENDA**

- ➔ >VIA DI FUGA
- ➔ > A = ALLARME
- ➔ > E = ESTINTORE
- >QR = QUADRO RETE MIUR
- >QG = QUADRO ELETTRICO GENERALE

**Via Romualdo Montagna**