


PALAZZO "LECCE"
 Pianta Piano Seminterrato
 scala 1/100

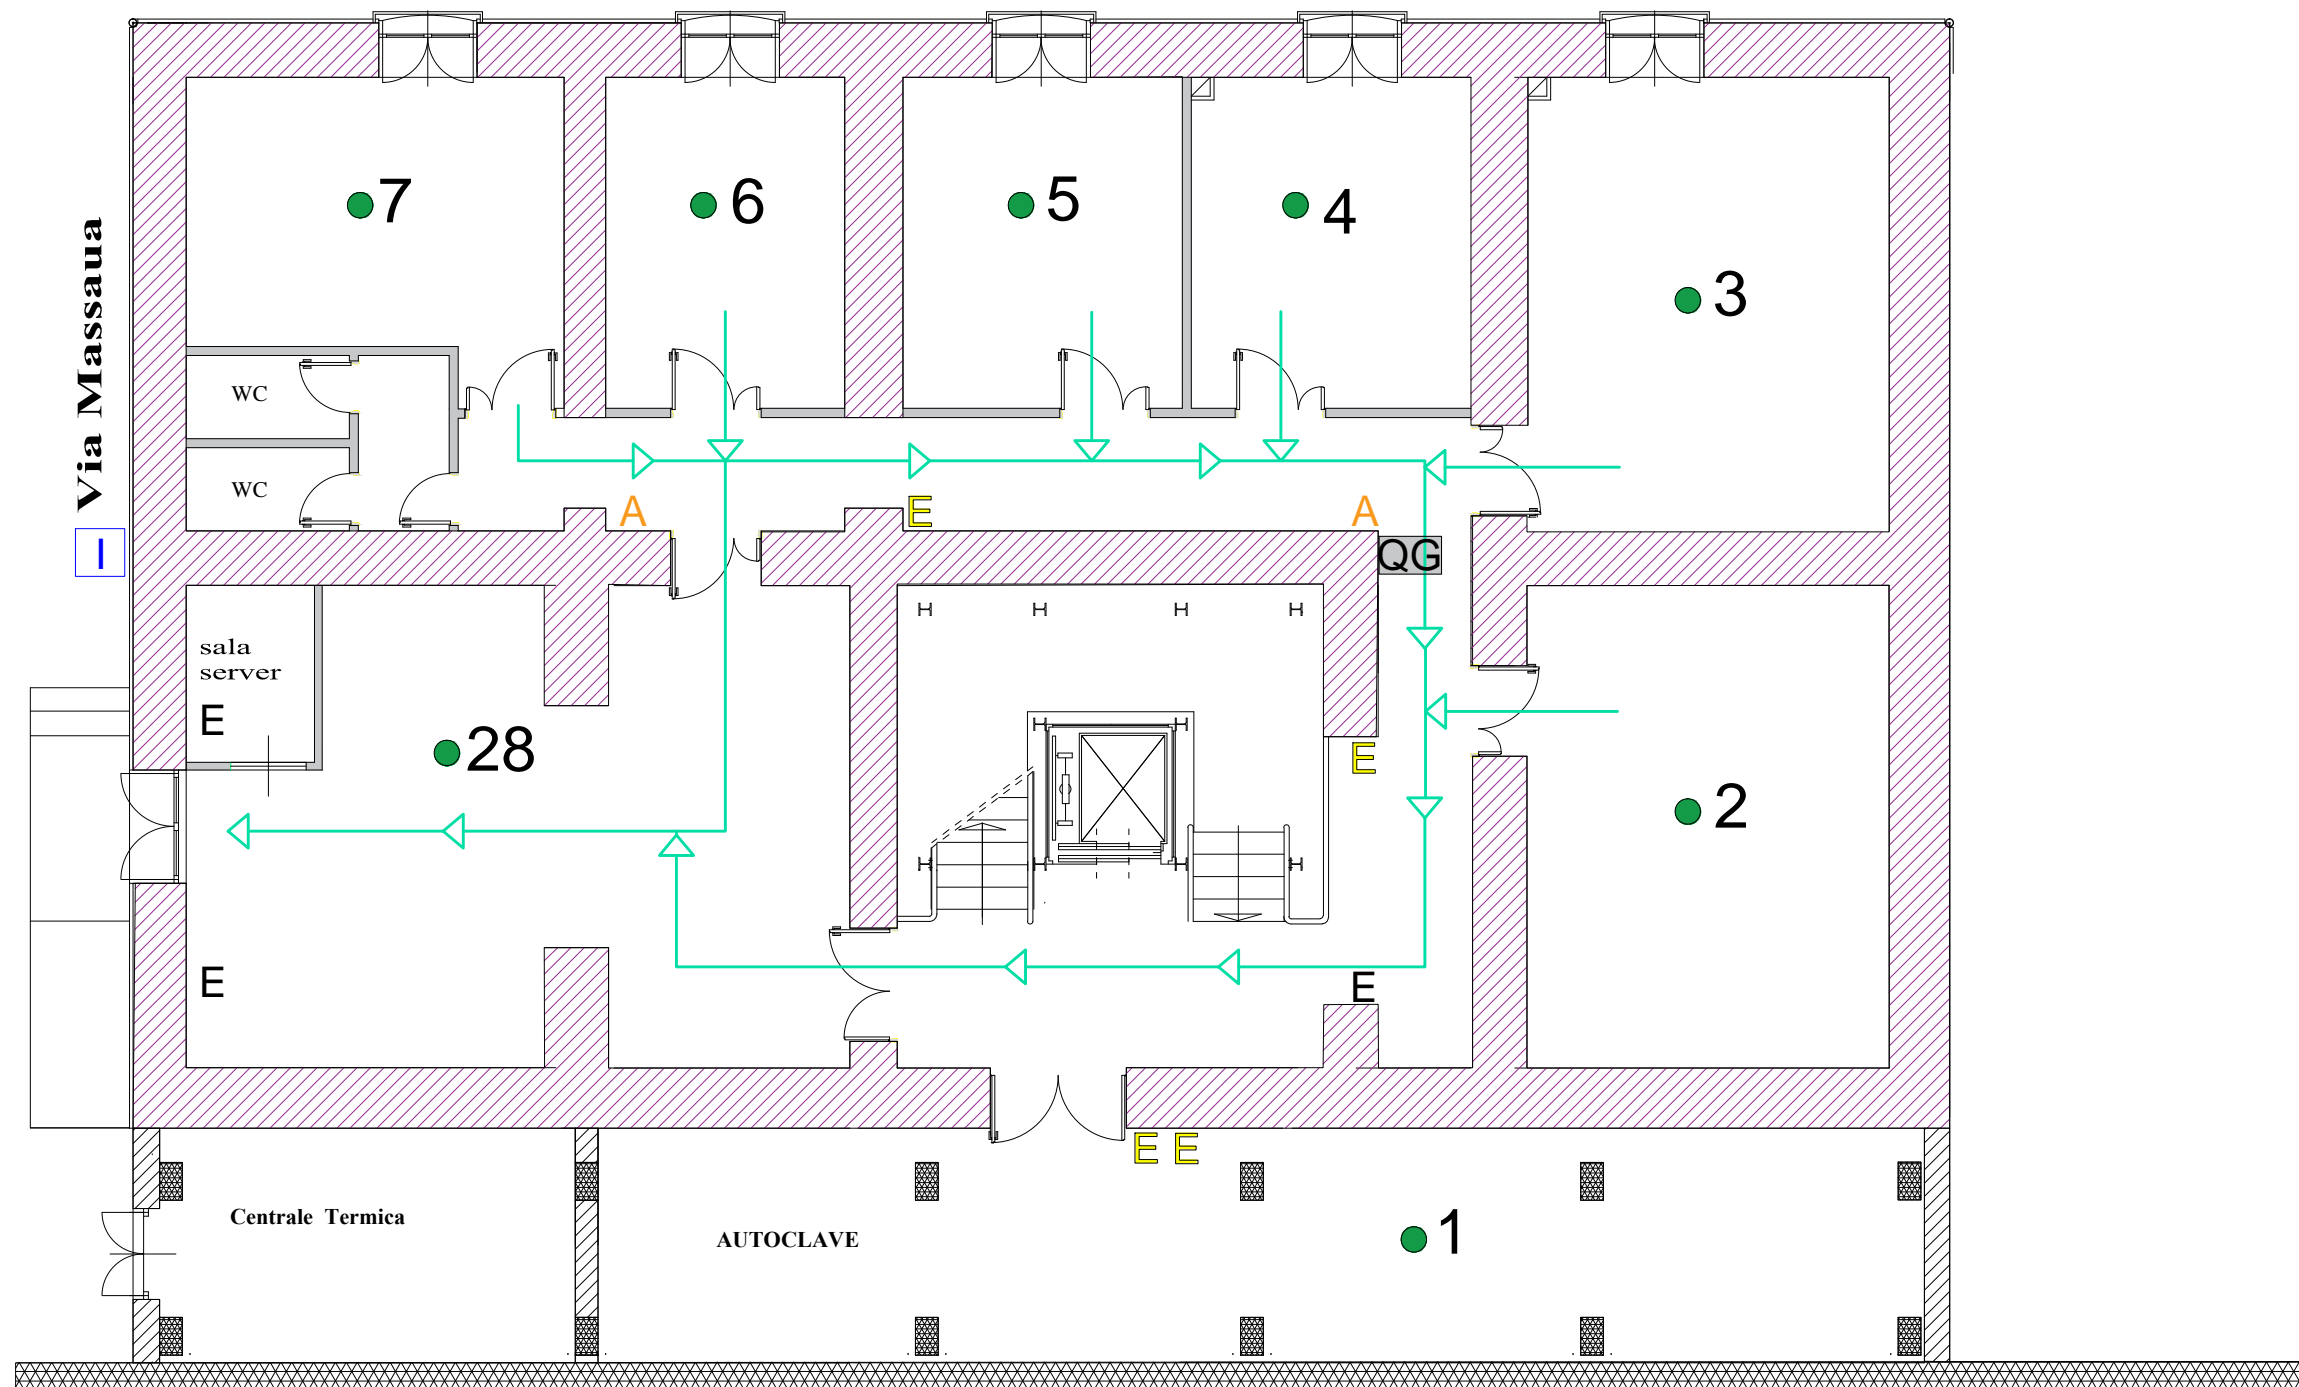

LEGENDA

- > VIA DI FUGA
- > A = ALLARME
- > I = IDRANTE
- > QG = QUADRO ELETTRICO GENERALE
- > E = ESTINTORE

Via Romualdo Montagna